

**PLANTA BAIXA**  
**ESCALA 1:50**  
**ÁREA : 288,12m²**


**NPT 020 - SINALIZAÇÃO DE EMERGÊNCIA**

ESTA EDIFICAÇÃO ESTA DOTADA DOS SEGUINTES SISTEMAS DE SEGURANÇA CONTRA INCÊNDIO



- CONTROLE DE MATERIAIS DE ACABAMENTO;
- SAÍDAS DE EMERGÊNCIA;
- ILUMINAÇÃO DE EMERGÊNCIA;
- SINALIZAÇÃO DE EMERGÊNCIA;
- BRIGADA DE INCÊNDIO;

EM CASO DE EMERGÊNCIA:  
 LIGUE 193 - CORPO DE BOMBEIROS;  
 LIGUE 190 - POLÍCIA MILITAR

**NPT 020 - SINALIZAÇÃO DE EMERGÊNCIA**

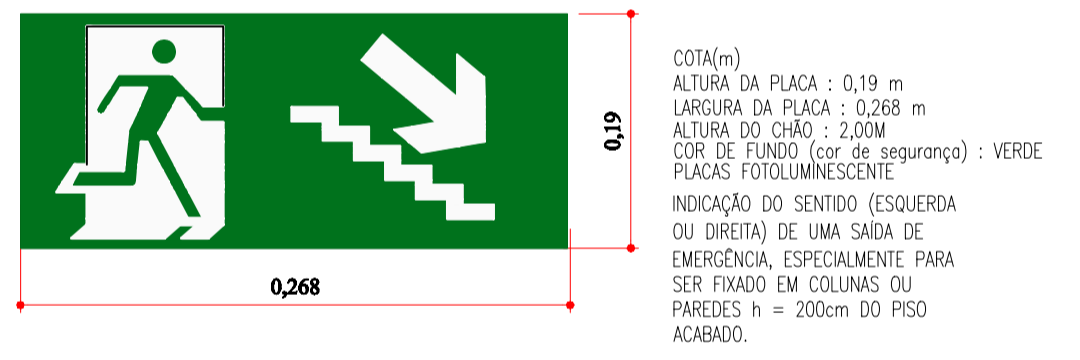

**NPT 020 - SINALIZAÇÃO DE EMERGÊNCIA ANEXO - B**

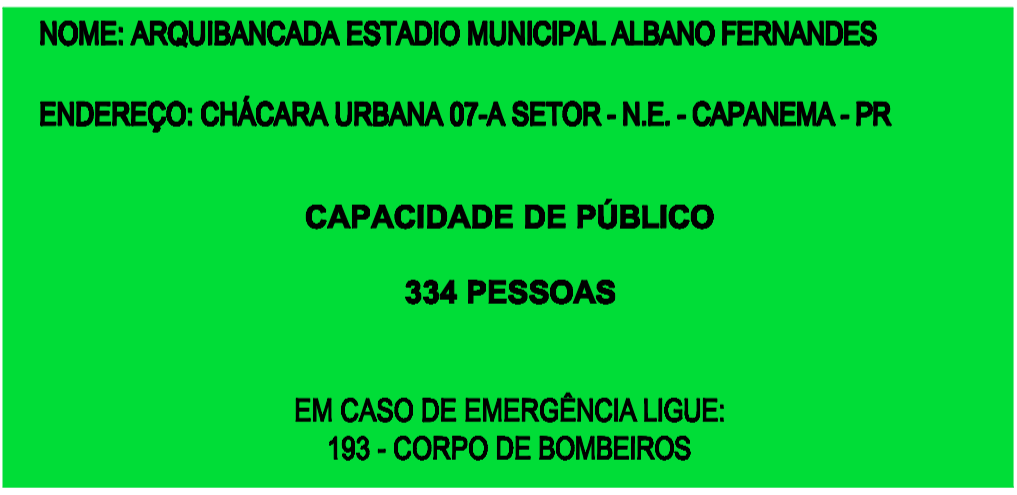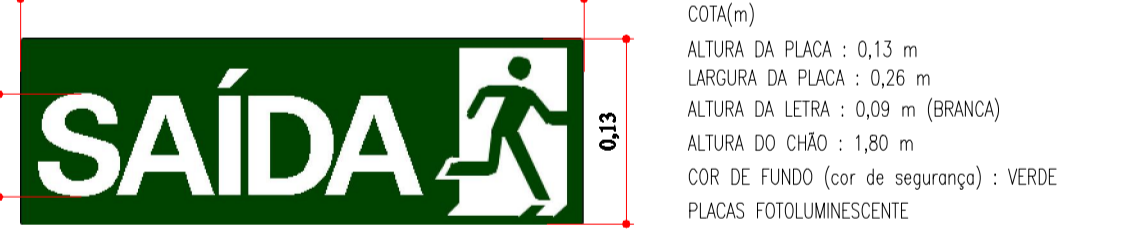

Nome: ARQUIBANCADA ESTÁDIO MUNICIPAL ALBANO FERNANDES  
 Endereço: CHÁCARA URBANA 07-A SETOR - N.E. - CAPANEMA - PR

**CAPACIDADE DE PÚBLICO**  
**334 PESSOAS**

EM CASO DE EMERGÊNCIA LIGUE:  
 193 - CORPO DE BOMBEIROS

Cor da Placa: Verde bandeira  
 Cor da Fonte: Branca  
 Tipo de Fonte: Arial - 2,3 e 4cm altura  
 Material: PVC adesivo  
 Altura: 1,70m do piso à base da placa

**PLANO DE SEGURANÇA CONTRA INCÊNDIO E PÂNICO**

IDENTIFICAÇÃO DA EDIFICAÇÃO E/OU ÁREA DE RISCO					
Pavimento ou Setor	Ocupação	C.I (MJ/m²)	Nº de Pavimentos	Pé direito (m)	Área (m²)
PVTO TÉRREO	Local de Reunião de Público	600,00	01	6,89m	288,12 m²
Altura: 6,89m   Risco: IIIA   Área existente: 288,12 m²   Área total: 288,12 m²					

**MEDIDAS DE SEGURANÇA CONTRA INCÊNDIO**

<input type="checkbox"/> Acesso de vistorias do Corpo de Bombeiros	<input checked="" type="checkbox"/> Iluminação de emergência
<input type="checkbox"/> Separação entre edificações	<input type="checkbox"/> Alarme e Detecção de Incêndio
<input type="checkbox"/> Segurança estrutural nas edificações	<input checked="" type="checkbox"/> Sinalização de emergência
<input type="checkbox"/> Compartimentação horizontal/vertical	<input type="checkbox"/> Extintores de Incêndio
<input type="checkbox"/> Controle do material de acabamento	<input type="checkbox"/> Hidrantes e mangotinhos
<input checked="" type="checkbox"/> Saídas de emergência	<input type="checkbox"/> Chuveiros automáticos
<input type="checkbox"/> Elevador de emergência	<input type="checkbox"/> Revestimento
<input type="checkbox"/> Controle de fumaça	<input type="checkbox"/> Rapina
<input type="checkbox"/> Plano de emergência	<input checked="" type="checkbox"/> Brigada de Incêndio
Reservatórios	Inferior: 0,00 Superior: 0,00 RTI: 0,00 SPK: 0,00

**HISTÓRICO DE ATUALIZAÇÃO/SUBSTITUIÇÃO DO PSCIP**

Data	Discriminação de atualização/substituição	Nº do PSCIP
-	-	-
-	-	-

**Arquibancada Estádio Municipal Albano Fernandes**  
 CHÁCARA URBANA 07-A SETOR N.E. - CAPANEMA PR.

Área: 288,12m² | Ocupação: F-3 Local de Reunião de Público | PARA USO DO CBMPR


Prancha: 01/03 | Conteúdo da Prancha: **PLANTA BAIXA DETALHES QUADRO DE ESTATÍSTICA**

Proprietário: PREFEITURA MUNICIPAL DE CAPANEMA

Escala: INDICADA | Responsável Técnico: RUBENS L.R. SOUZA (ENGENHEIRO CIVIL E DE SEGURANÇA DO TRABALHO RS-86296-D) | Data: 06/08/2020

**LEGENDA**

	ILUMINAÇÃO DE EMERGÊNCIA BLOCO AUTÔNOMO
	PLACA INDICANDO SAÍDA S-14
	PLACA INDICANDO ESCADA S-8
	INDICAÇÃO SISTEMA DE PROTEÇÃO
	INDICAÇÃO DE LOTAÇÃO MÁXIMA
DE ACORDO COM ITEM 8.6.2.3 NÃO É OBRIGATÓRIO O USO DE EXTINTORES	

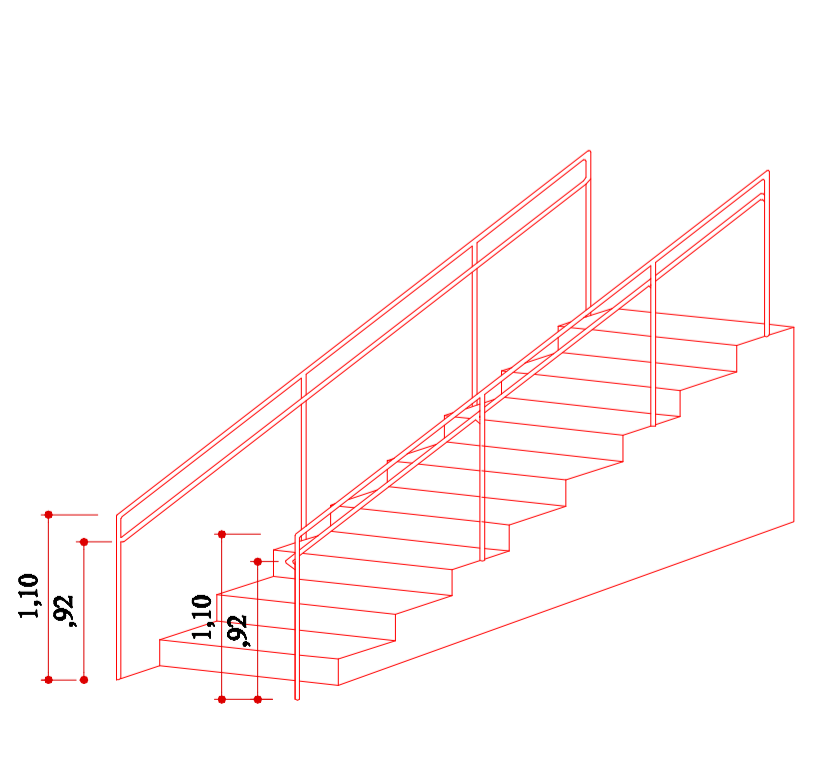

**DETALHE CORRIMÕES SEM ESCALA**

