


PLANTA DRENAGEM PLUVIAL
Escala: 1/500

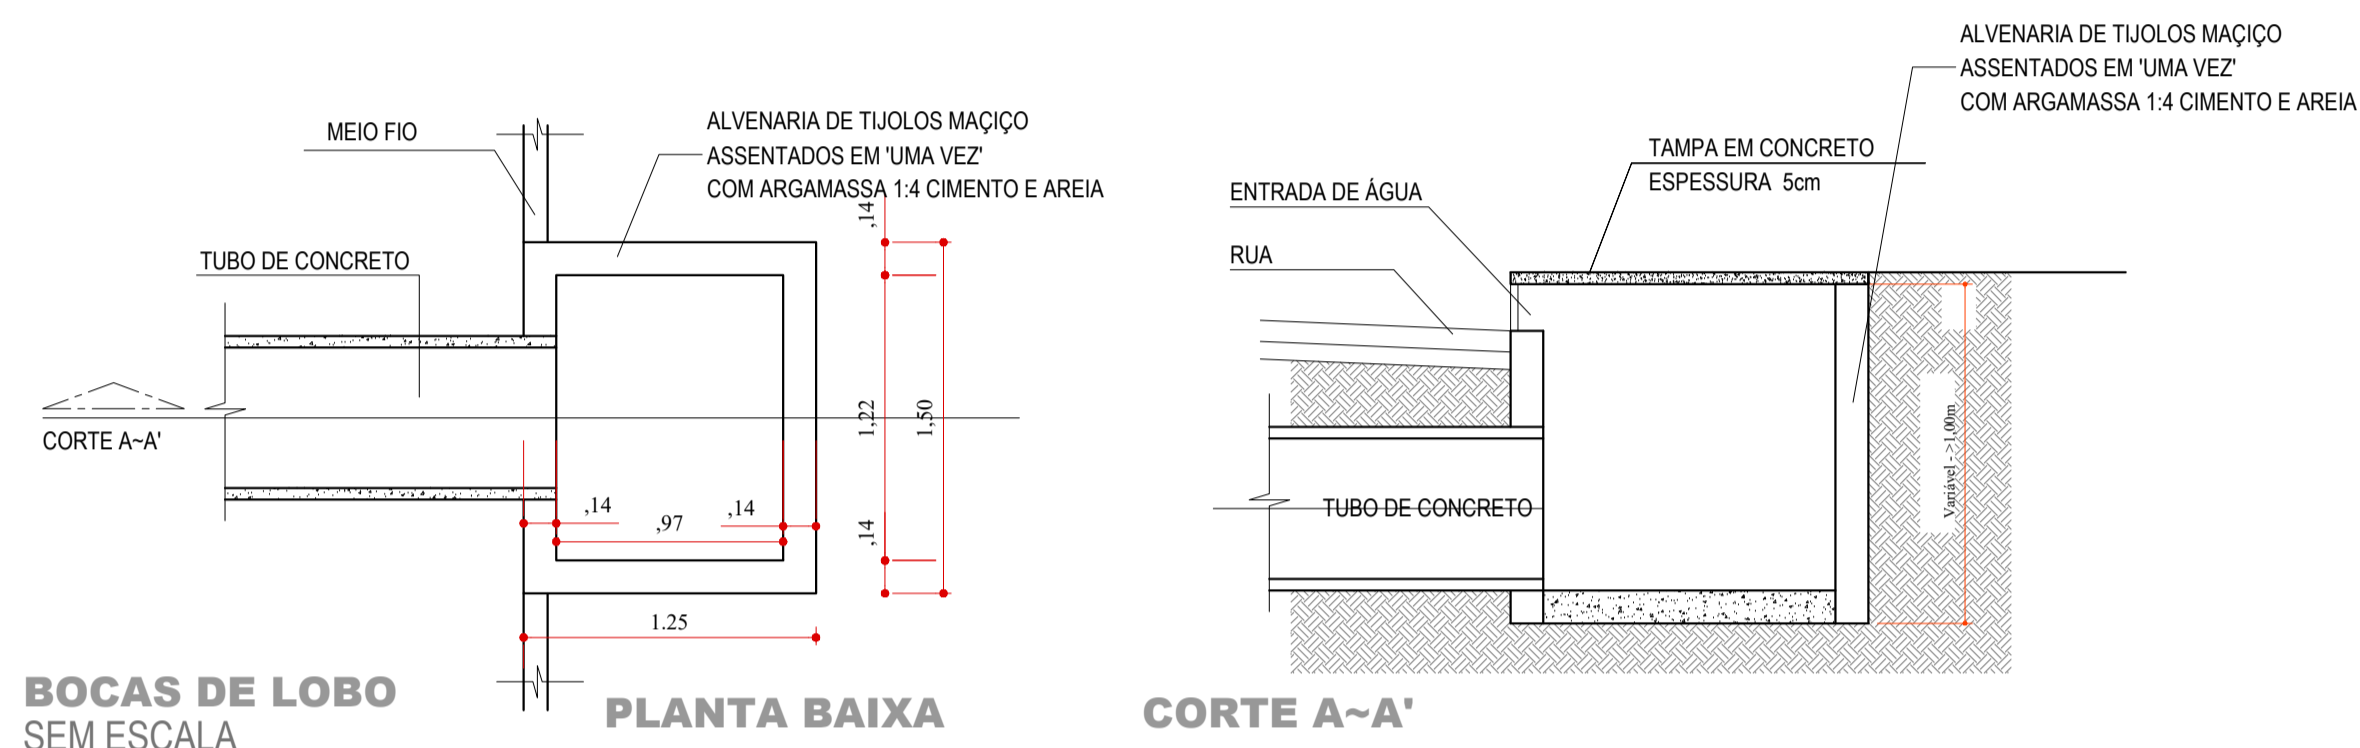

BOCAS DE LOBO SEM ESCALA

PLANTA BAIXA

CORTE A~A'

LEGENDA:

Tubos: (A Executar)

- DN EXISTENTE
- CA DN Ø 400 = 18,00m – TRECHO – 01
- DN Ø 400 = 118,00m – TRECHO – 02
- CA DN Ø 600 = 12,25m – TRECHO – 03

Boca de Lobo: (A Executar)

- 150x125 / 02 – TRECHO – 01

Boca de Lobo: (A Existentes à Refazer)


- 150x125 / 02 – TRECHO – 03



POSTES EXISTENTES



DISTÂNCIA FIXA DA PEDREIRA AO INÍCIO DO TRECHO
11,5Km

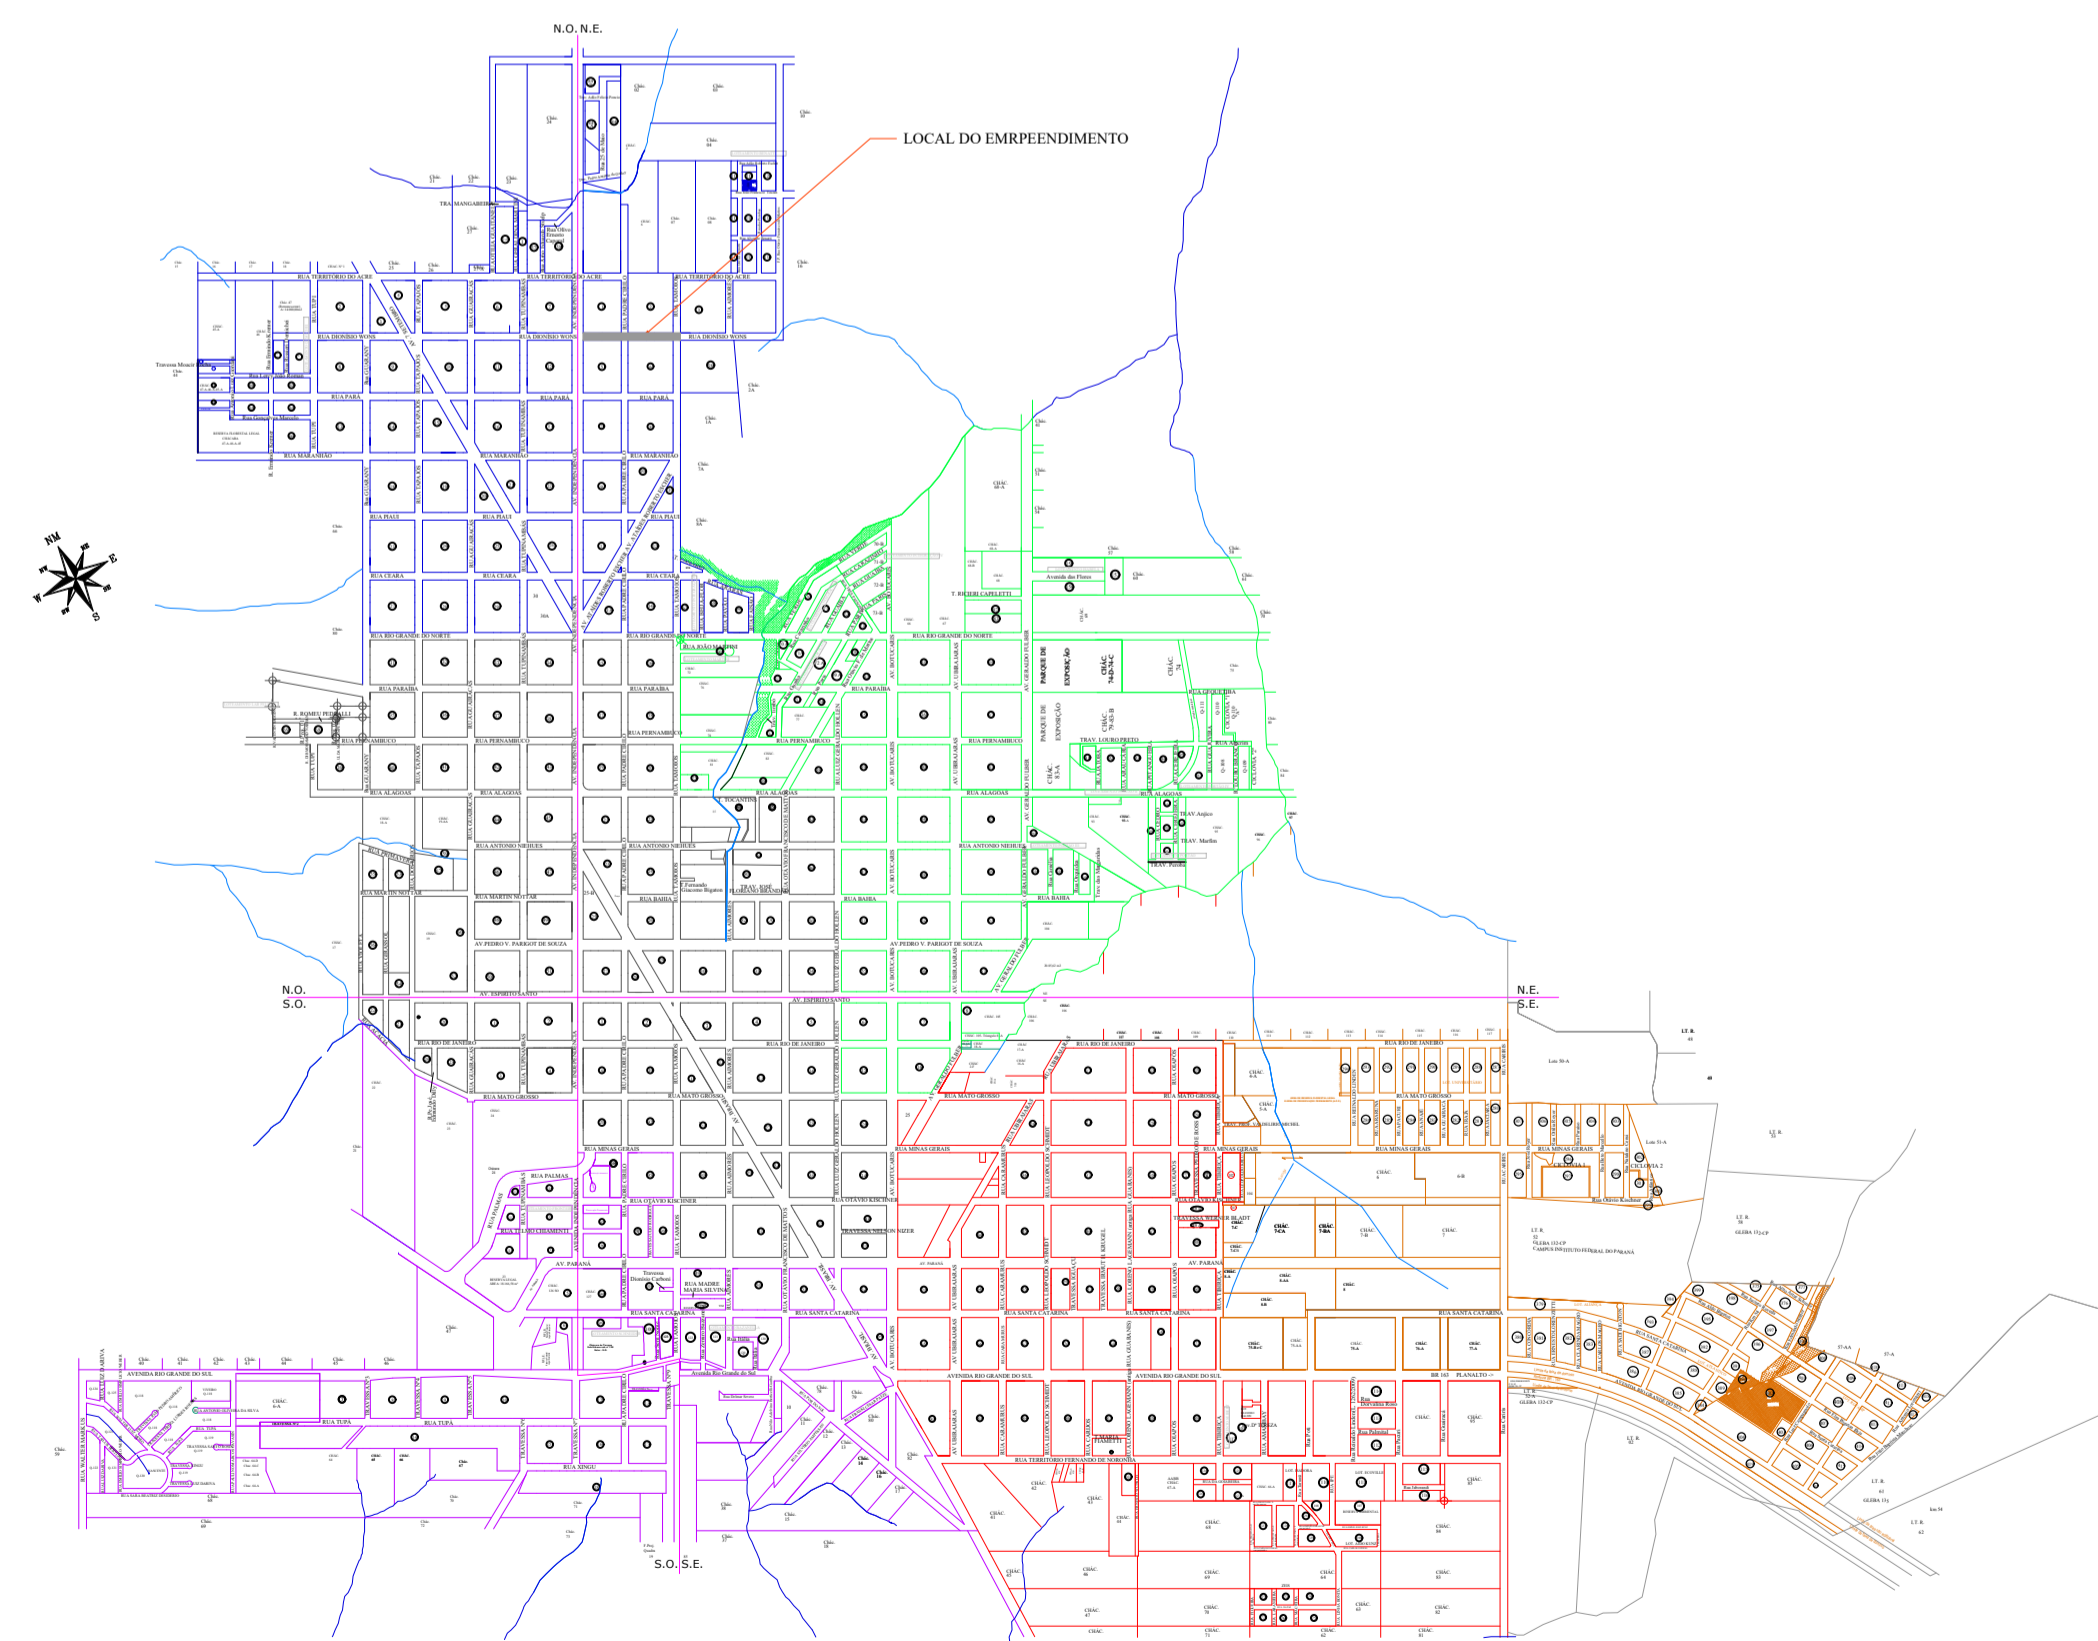

LOCALIZAÇÃO EM RELAÇÃO AO PERÍMETRO URBANO
Sem Escala

Revisões da Prancha			
-	Comentários	Autor	Data
01	Revisão	Evandro Rubens	19/02/2024
02	Revisão Geral	Evandro Rubens	23/02/2024
03	Revisão Geral	Evandro Rubens	08/03/2024

PREFEITURA MUNICIPAL MUNICÍPIO DE CAPANEMA APROVADO AMANDA P. DE ANDRADE ENGENHEIRA CIVIL MUNICIPAL DE CAPANEMA - PR Matrícula nº. 3523-1	SAÚDE PÚBLICA
---	---------------

PAVIMENTAÇÃO ASFÁLTICA PROJETO DE DRENAGEM PLUVIAL PAVIMENTAÇÃO ASFÁLTICA EM CBUQ Rua Dionísio Wons entre a Av. Independência e Rua Tamoios - S. Cristóvão - Capanema Pr			
RESPONSÁVEL TÉCNICO: RUBENS L.R. SOUZA CREA: RS-048916-1 Engenheiro Civil e Segurança do Trabalho	ÁREA TOTAL: 3.229,55m ² ESCALA: INDICADA DATA: Fevereiro de 2024	LOCALIDADE/BARRIO: São Cristóvão Projeto: Evandro C. Malinski	FOLHA: ÚNICA PREFEITO MUNICIPAL