




PLANTABAIXA
Escala 1:100

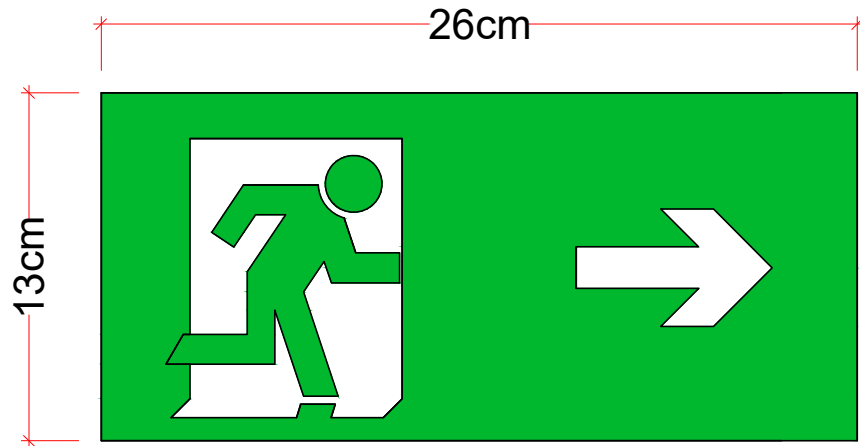

DET. PLACA S1 DIREITA
Sem Escala

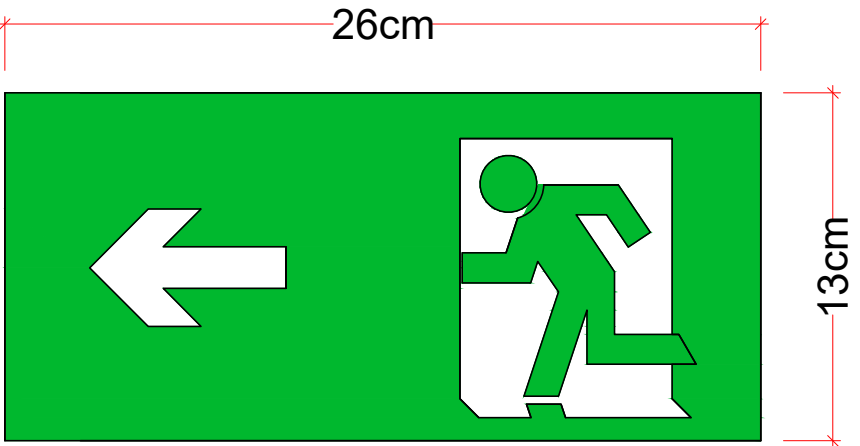


DET. PLACA S1 ESQUERDA
Sem Escala

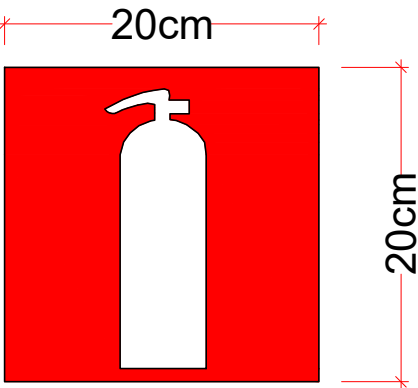

DET. PLACA E5
Sem Escala



LUMINARIA
EMERGÊNCIA 30 LEDS
Sem Escala

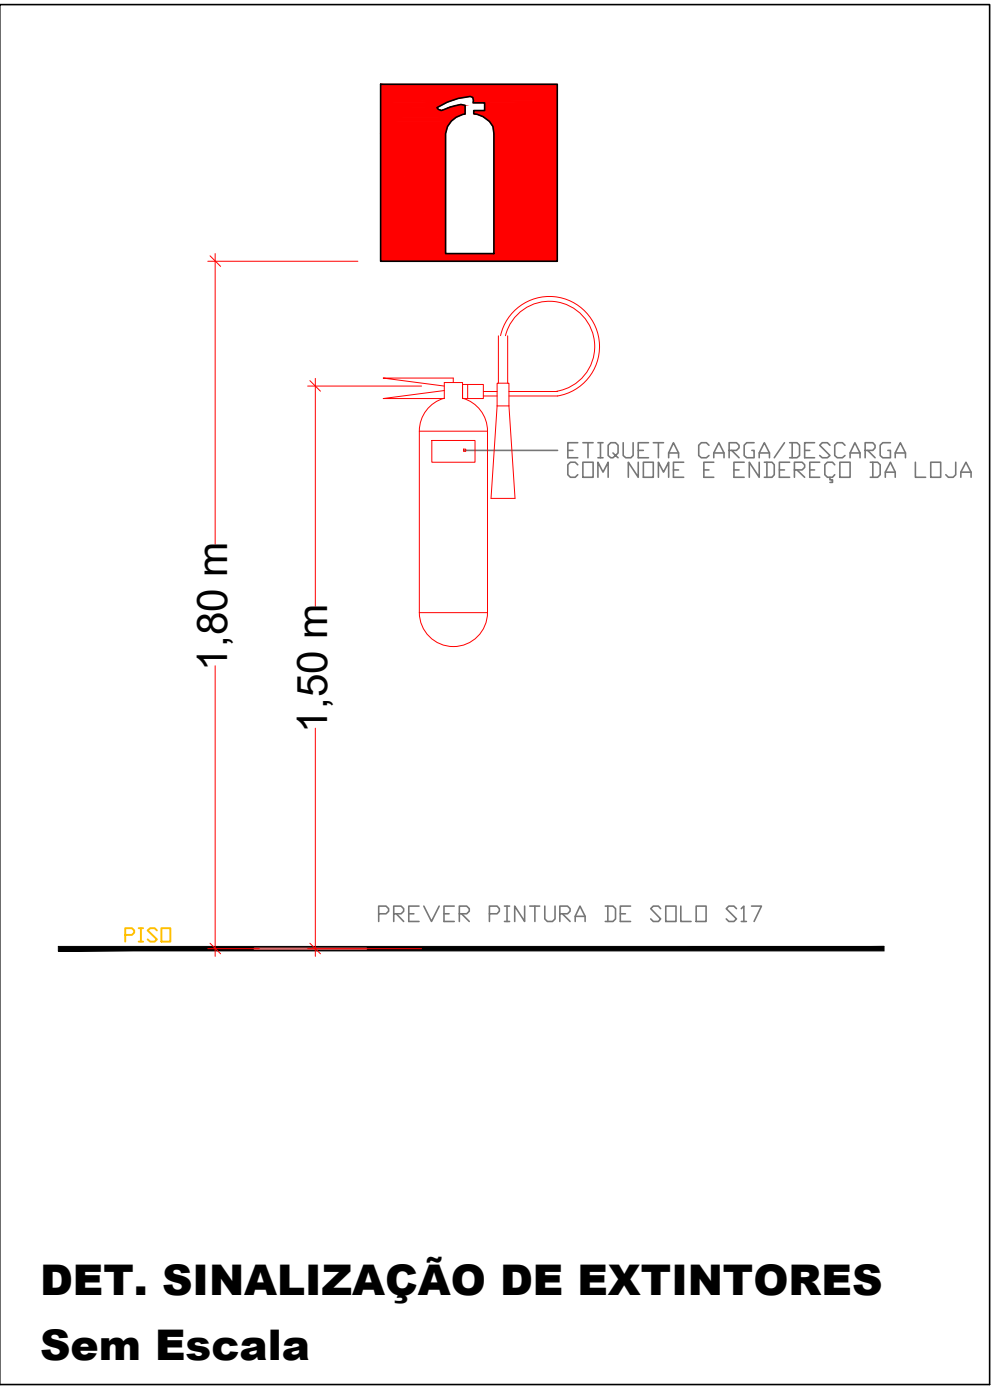

DET. SINALIZAÇÃO DE EXTINTORES
Sem Escala

80cm

40cm

Esta edificação esta dotada dos seguintes Sistemas de Segurança contra Incêndio:

• Extintores de Incêndio

• Iluminação de Emergência

• Sinalização de Emergência

• Saídas de Emergência

Edificação em Estrutura de Concreto Armado

Em caso de emergêncoa:
Ligue 193-Corpo de Bombeiros
Ligue 190- Polícia Militar

DET. PLACA M1
Sem Escala

CONTROLE DE REVISÕES				
01- Emissão inicial do projeto 05/03/2025 - Eng. Matheus Rizzi				
CONTROLE DE DOCUMENTAÇÕES ANEXAS				
Anotação de responsabilidade técnica: projeto estrutural, projeto elétrico, projeto arquitetônico, projeto hidrossanitário e memorial descritivo				
Plantas enviadas para: Conhecimento Orçamento Aprovação ■ Execução Data:05/03/2025 Resp.: ENG. MATHEUS	 	IBAPE PARANÁ Instituto Brasileiro de Avaliações e Perícias de Engenharia do Paraná		
Assinaturas				
_____ PROPRIETÁRIO		_____ RESP. TÉCNICO		
LAYOUT PREVENTIVO CONTRA INCÊNDIO				
Profissional e empresa responsável: MATHEUS C. RIZZ CREA PR 122737/D MATHEUS RIZZI ENGENHARIA E CONSTRUÇÃO EIRELI CNPJ 22.744.110/0001-09 End.: Av. Caxias do sul - n° 660 - sala 03 - Planalto - PR Fone: (46) 999751582 e-mail: engenheirorizzi@icloud.com	Cliente	Cpf	Área construída	
	Município de Capanema		75.972.760/0001-60	254,42 m²
	Obra	Depósito estadio municipal Albano Fernandes		
	Endereço	RUA TAMOIOS, CHÁCARA URBANA Nº 07-A DO SETOR N.E., CAPANEMA - PR		
	Conteúdo	Planta baixa, cortes e situação		
			Projeto	Eng. Matheus
			Desenho	Eng. Matheus
			Data	05/03/2025
			Prancha	ÚNICA