




PLANTA DRENAGEM PLUVIAL


Escala: 1/250

BOCAS DE LOBO 02

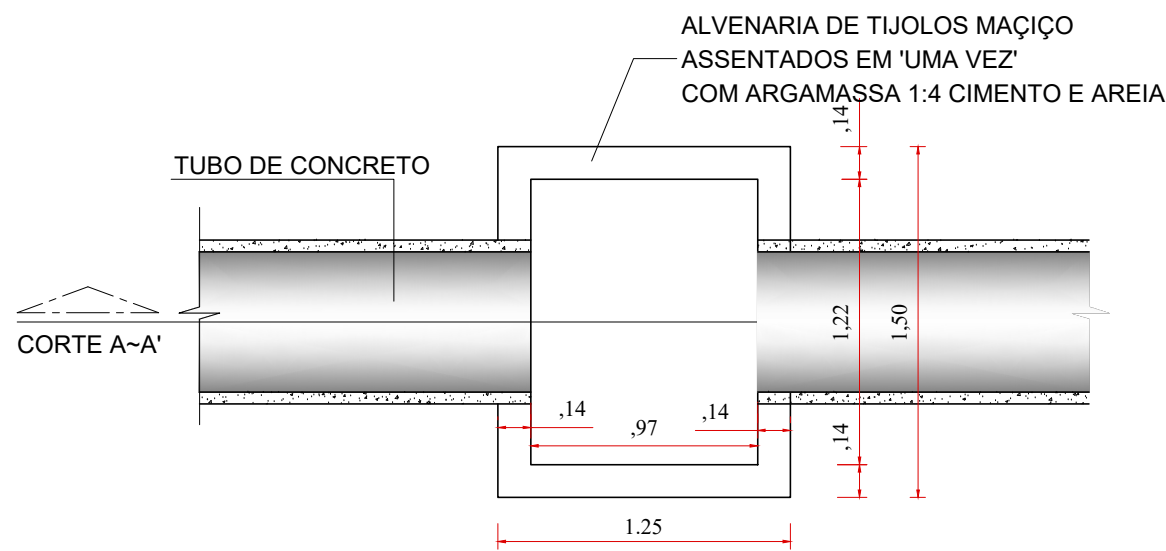

PLANTA BAIXA

SEM ESCALA

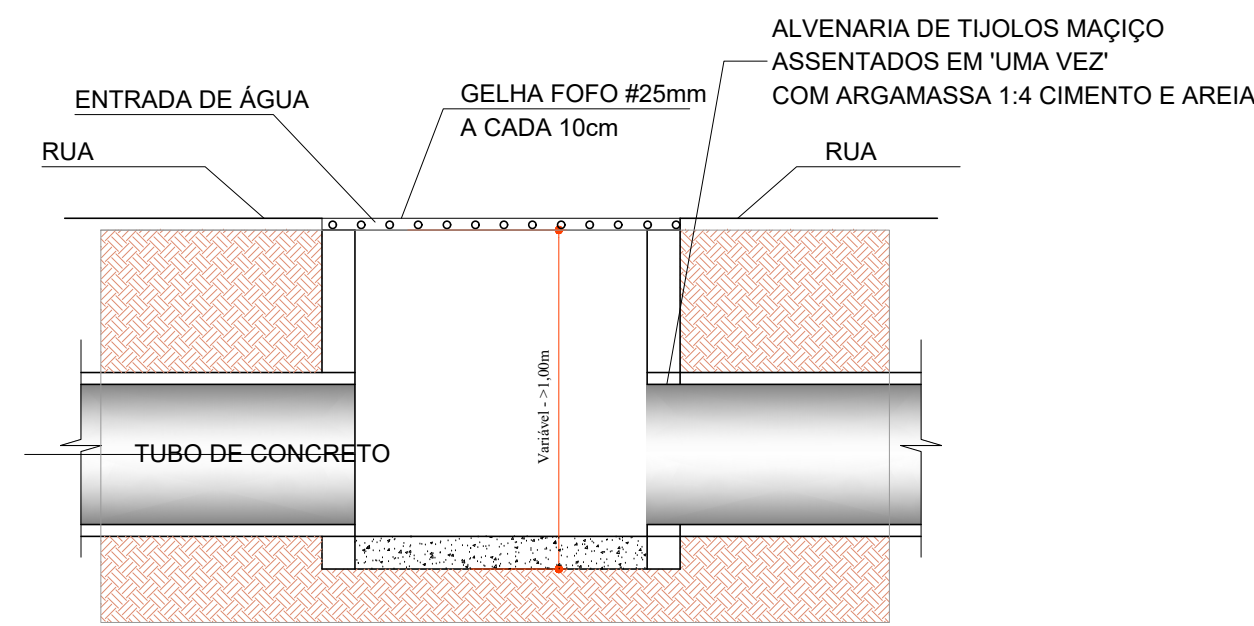


CORTE A-A'

SEM ESCALA

Legenda

- Muros
- Bocas de Lobo Existentes
- Bocas de Lobo 02 - BL à Refazer - 02
- Alinhamento de Quadra
- Meio-Fio Existente
- Meio-Fio à Relocar
- Poste Alta Tensão
- Poste Iluminação Pública
- Ávores Existente

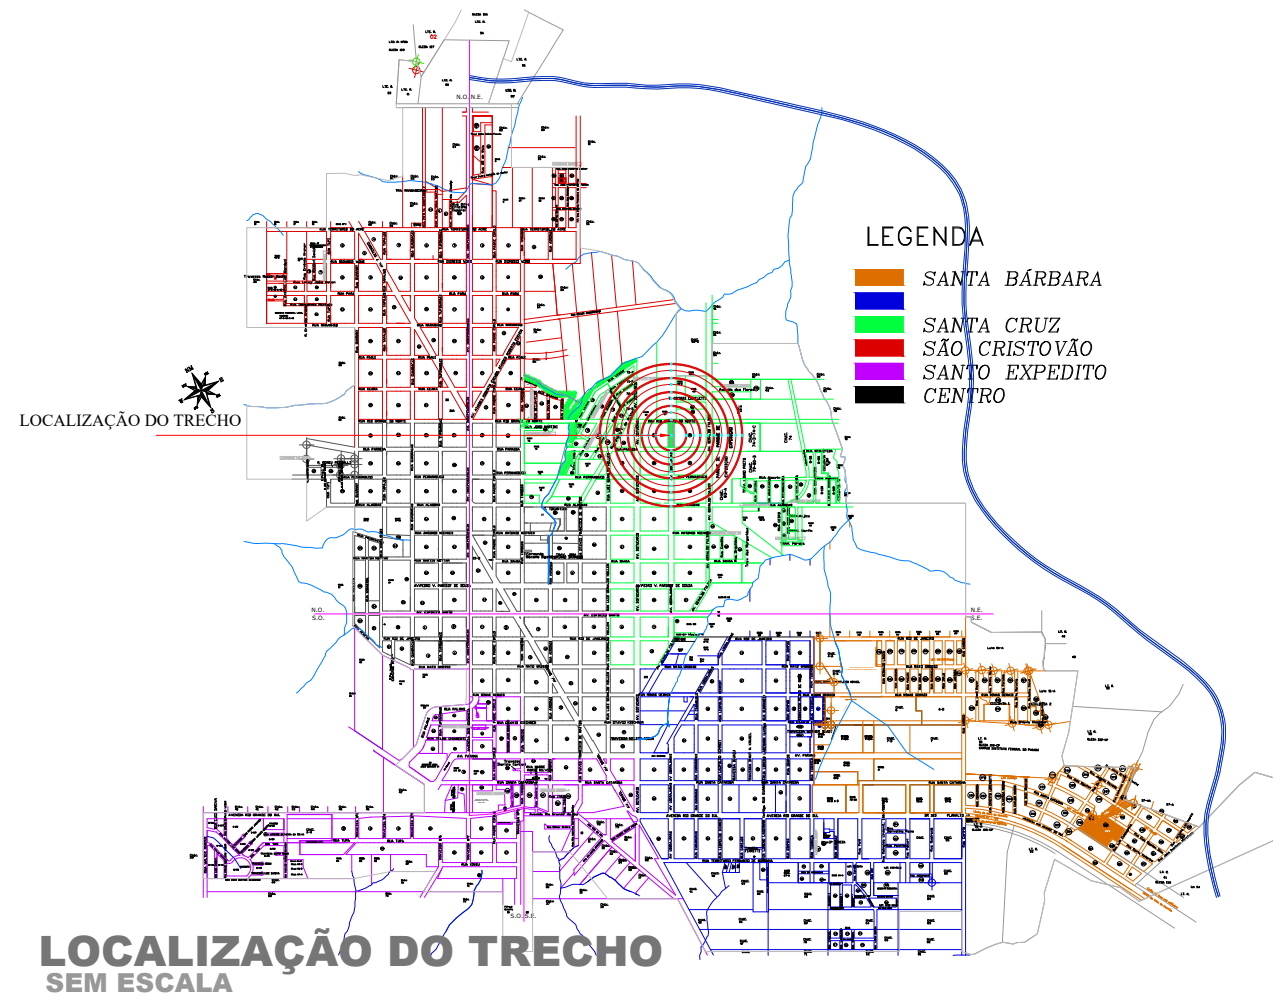

LOCALIZAÇÃO DO TRECHO

SEM ESCALA

APROVAÇÃO DO MUNICÍPIO		APROVAÇÃO DA SAÚDE PÚBLICA	
PROJETO: PROJETO DRENAGEM PLUVIAL			
CERCA: Município de Capanema - Paraná			
RECAPEAMENTO ASFÁLTICO EM CBUQ			
Avenida Ubirajaras entre a Rua Paraiba e Rua Rio Grande do Norte - B. Santa Cruz - Capanema Pr.			
CONTEÚDO: Planta Drenagem, Boca de Lobo, Planta Baixa, Corte AA', Localização do Trecho		COORDENADOR: EVANDRO CESAR MALINSKI	
RESPONSÁVEL TÉCNICO: RUBENS L.R. SOUZA		RESPONSÁVEL: UNICA	
CARGO: ENGENHEIRO CIVIL E DE SEGURANÇA DO TRABALHO		CARGO: ARQUITETO	
DATA: Outubro 2025		LOCAL: Bairro Santa Cruz	
ÁREA TOTAL: 1.952,61m²		LOGRADOURO: Avenida Ubirajaras	
ESCALA: Indicada		Nº CHACOTE: -	
Nº GLEBA/QUADRA: -		SETOR: N.E.	
BARROLOCAÇÃO: -		Bairro Santa Cruz	