

AVENIDA BOTUCARIS


AVENIDA UBIRAJARAS

AV. PEDRO V. PARIGOT DE SOUZA


PLANTA DRENAGEM PLUVIAL

Escala: 1/250

BOCAS DE LOBO 01

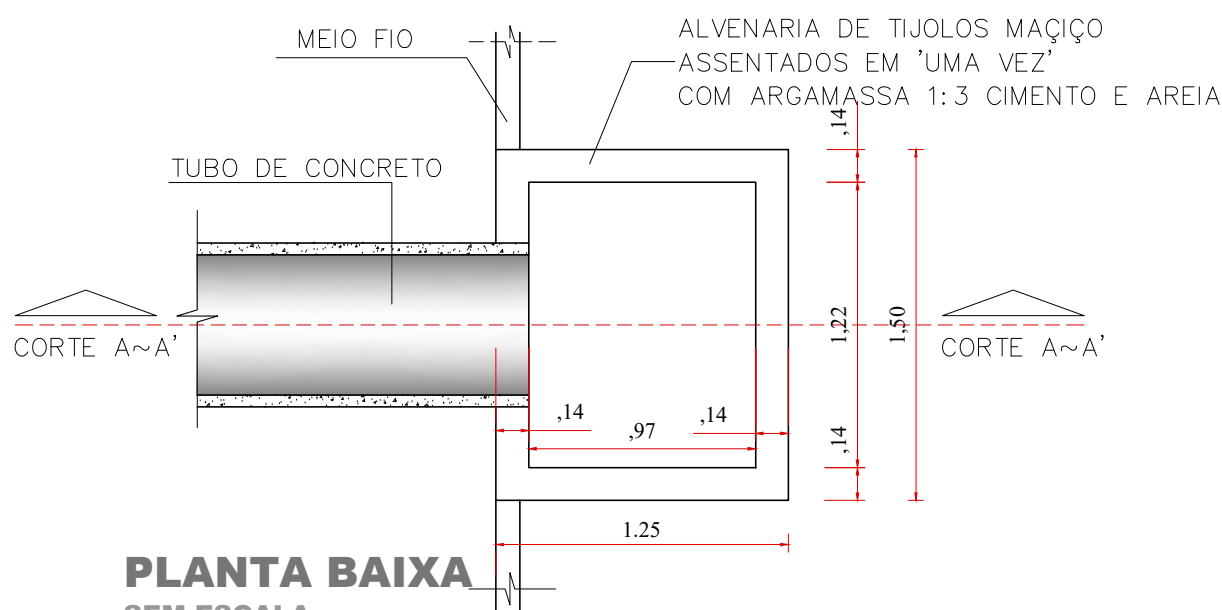

PLANTA BAIXA SEM ESCALA

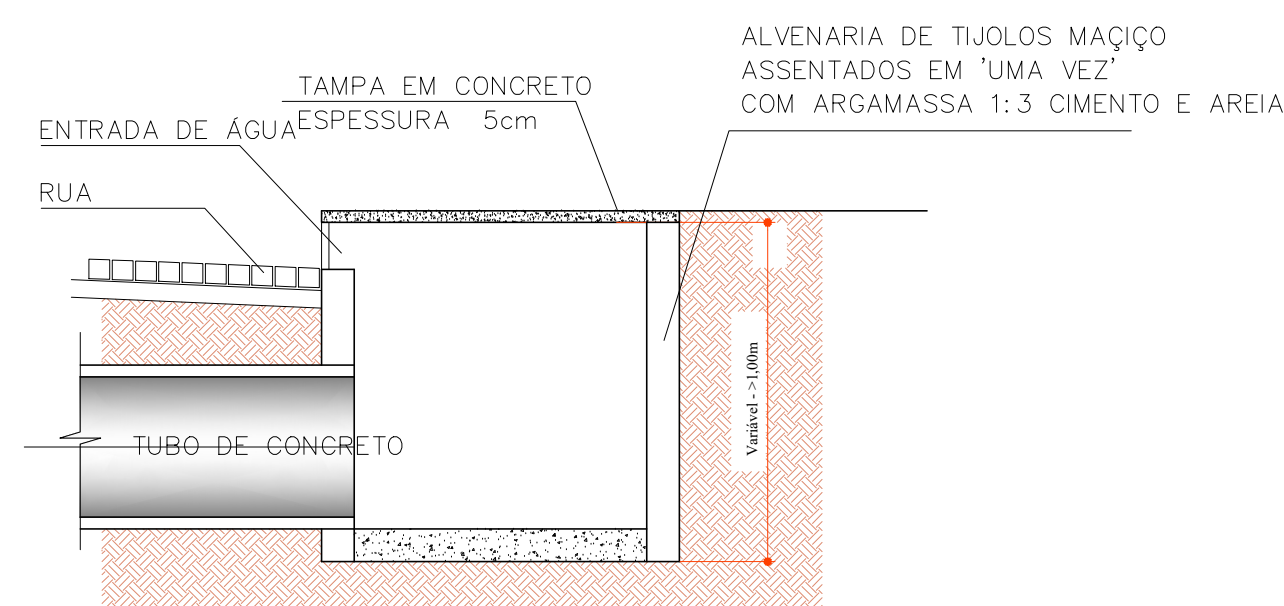

CORTE A~A' SEM ESCALA

Legenda

- Muros
- Bocas de Lobo Existentes
- Bocas de Lobo 01 - BL 03 - Refazer
- Pontos de Verificação - PV
- Alinhamento de Quadra
- Meio-Fio Existente
- Meio-Fio á Relocar
- Poste Alta Tensão
- Poste Iluminação Pública

Revisões da Prancha

-	Comentários	Autor	Data
01	Revisão Geral	Rubens/Evandro	07/10/2025
-	--	-	--

APROVAÇÃO DO MUNICÍPIO	APROVAÇÃO DA SAÚDE PÚBLICA
<div></div>	<div></div>

PROJETO DRENAGEM PLUVIAL


Município de Capanema - Paraná
RECAPEAMENTO ASFÁLTICO EM CBUQ

Avenida Pedro Viriato Parigot de Souza entre Av. Botucaris e Av. Geraldo Fülber - B. Santa Cruz - Capanema Pr



CONTEÚDO:	LOGRADOURO:	COORDENADA:
Planta Drenagem, Boca de Lobo, Planta Baixa, Corte AA"	Avenida Pedro Viriato Parigot de Souza	25° 42' 22" S 53° 17' 53" W
Localização do Trecho	Nº CHÁGULO:	Nº GLEBA/QUADRA:
	-	-
	SETOR:	SETOR:
	BAIRRO/LOCALIDADE:	BAIRRO/LOCALIDADE:
	Bairro Santa Cruz	Bairro Santa Cruz

RESPONSÁVEL TÉCNICO:	REVISOR:	PROJETA:
RUBENS L.R. SOUZA CREA RS-88796-0 ENGENHEIRO CIVIL E DE SEGURANÇA DO TRABALHO	EVANDRO CESAR MALINSKI	01-02

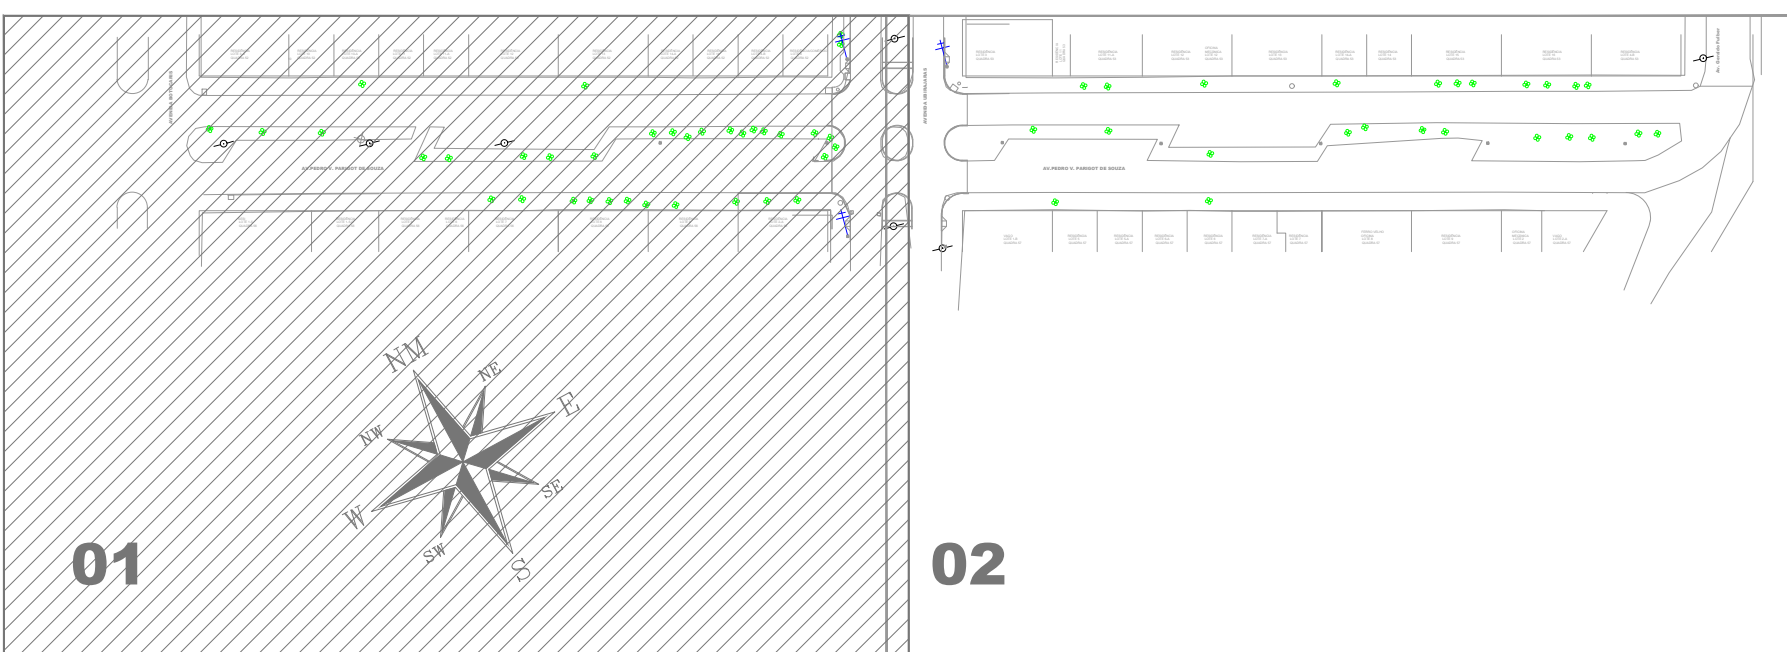

LOCALIZAÇÃO DO TRECHO SEM ESCALA